


今回工事範囲


公立大学法人 秋田公立美術大学	件名 ギャラリー棟照明器具LED化更新工事	種別 箇所図				3 枚/内 区分	図 面 番 号 2 E
	課長 参事 課長補佐 担当	縮尺 1/1000					
	設計年月日 令和6年7月	年度 令和6年					

照明器具-参考姿図

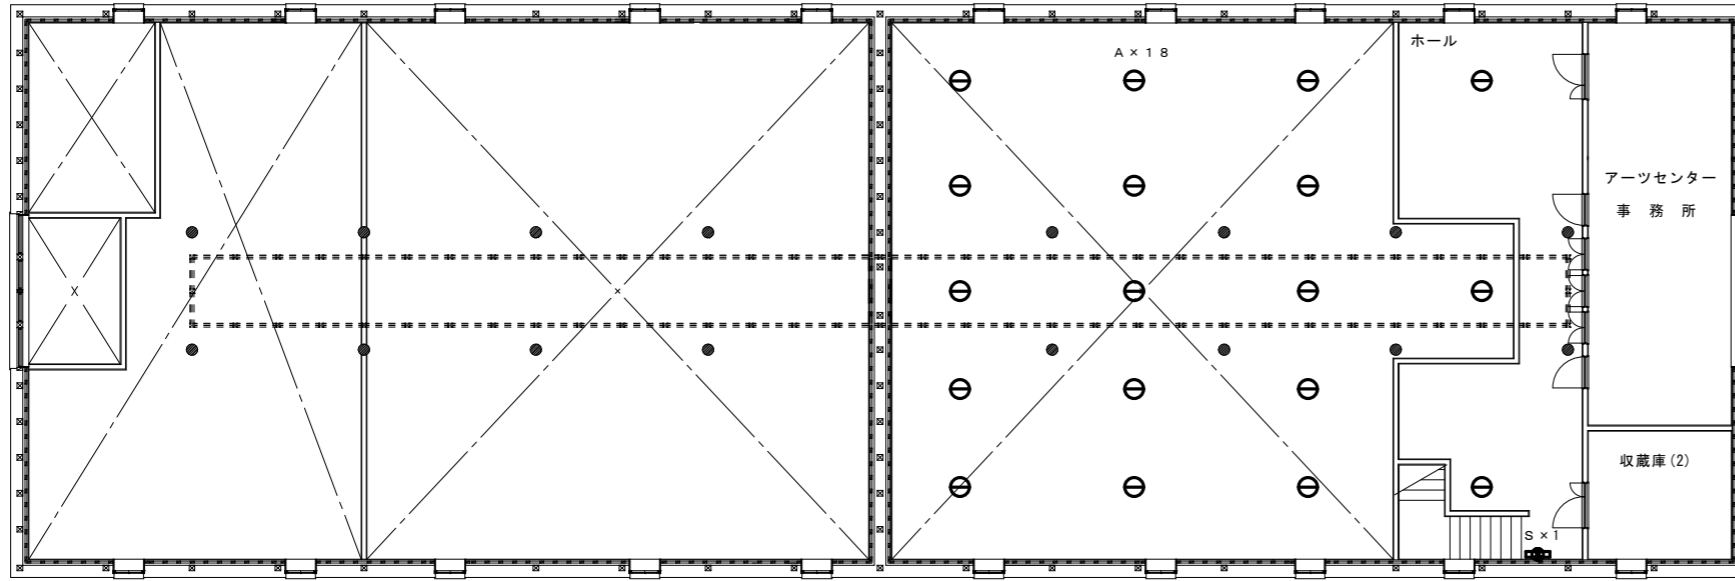

2階平面図 (1:100)

A 展示ホールペンダント750型 高天井照明	B 直付型反射灯型	C 壁付片反射灯型
D LEDダウンライト	E LEDダウンライト	F 埋込型下面開放型W300
G ダウンシーリングライト	H キッチンライト	I 一体型ベースライト40形
J LEDダウンライト	K 一体型ベースライト40形	L LEDブラケット15形
M 一体型ベースライト40形	N 雁木屋根スポットライト	O 雁木下スポットライト
P LEDダウンライト	Q LEDブラケット	R 西外壁ブラケット補修
S 避難誘導灯	T 避難誘導灯	U フラットランプブラケット

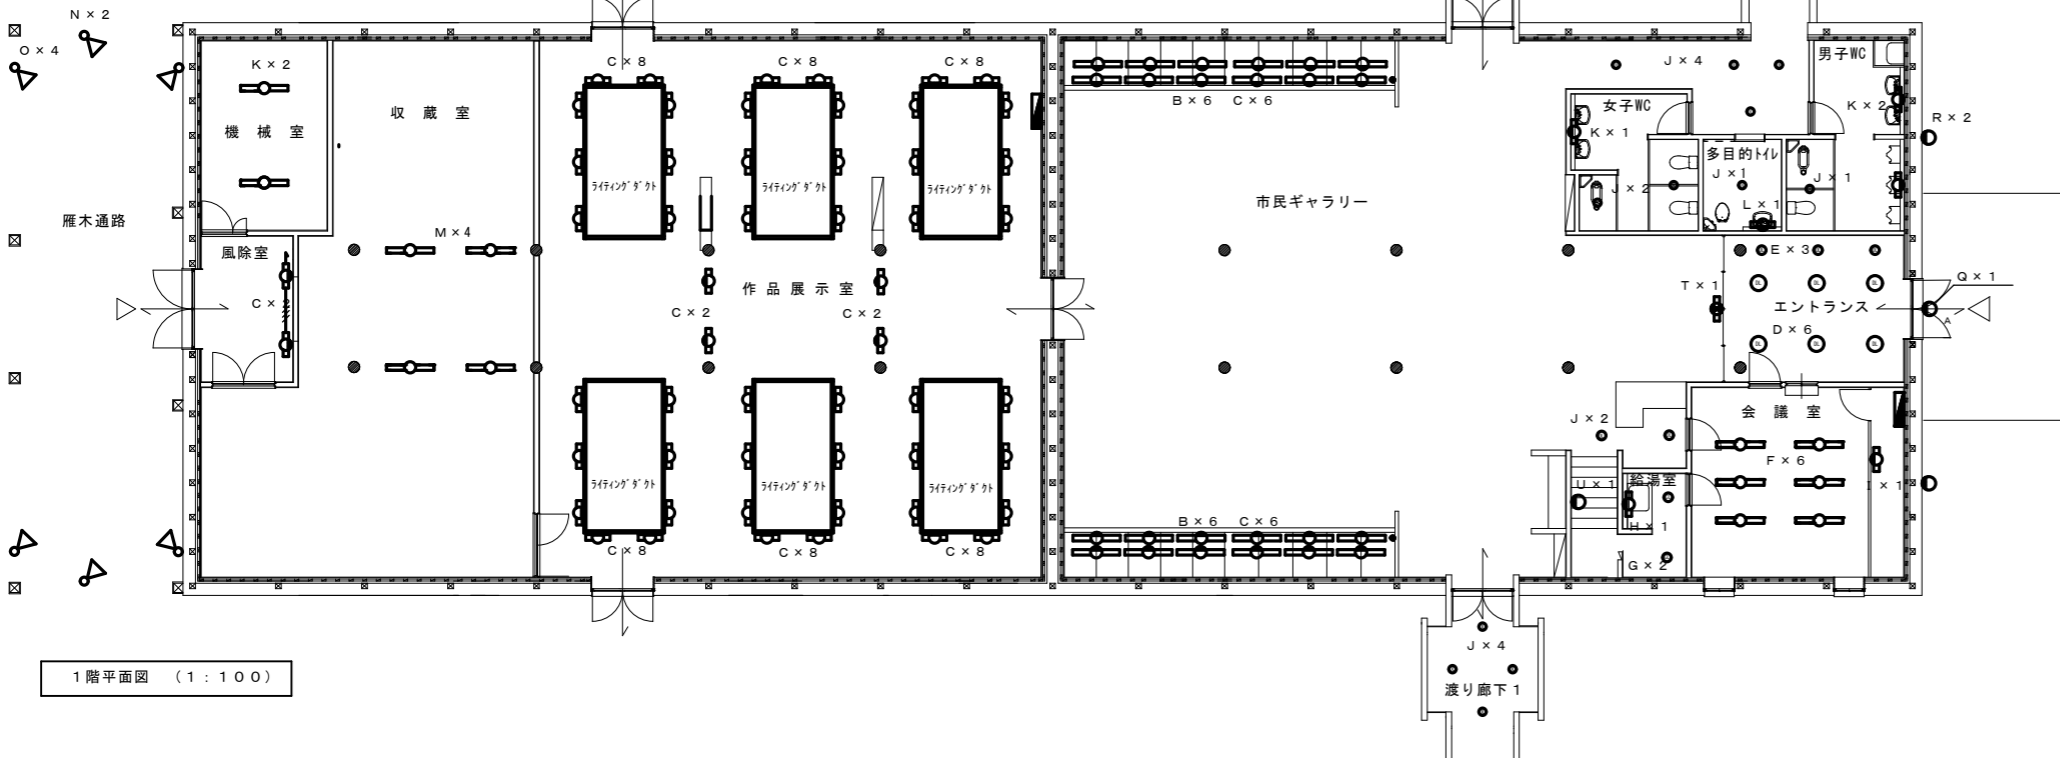

1階平面図 (1:100)

秋田公立美術大学	件名	ギャラリー棟照明器具LED化更新工事			種別	平面図		特記
	課長	参事	課長補佐	担当	縮尺	1:100		
	設計年月日	令和6.7	年度	令和6年度				
	3	図面番号	3	秋ノ内				
		区分	E					